

Niniejszy załącznik Nr. 1/1 stanowi integralną część postanowienia / decyzji Nr. JE/2/2014 Starosty Olsztyńskiego z dnia 19.05.2014 Nr. BSM.6740.9.6.2014.224

SZKIC LOKALIZACJI




z up. STAROSTY OLSZTYŃSKIEGO
Grzegorz...
Dyrektor Wydziału Budownictwa i Inwestycji

MAPA DO CELÓW PROJEKTOWYCH

Skala 1:500

Ozn. kanc: GD-ZGK.6642.14890.2016
Woj: warmińsko-mazurskie
Powiat: olsztyński
Miasto: Jeziorany
Obręb: Miasto Jeziorany 1
Arkusze: 7.2.12.19.06.3.3
Działka nr.: 100/2, 74/2

stan aktualny na dzień 29.11.2016r.
REPRODUKCJA WZBRONIONA

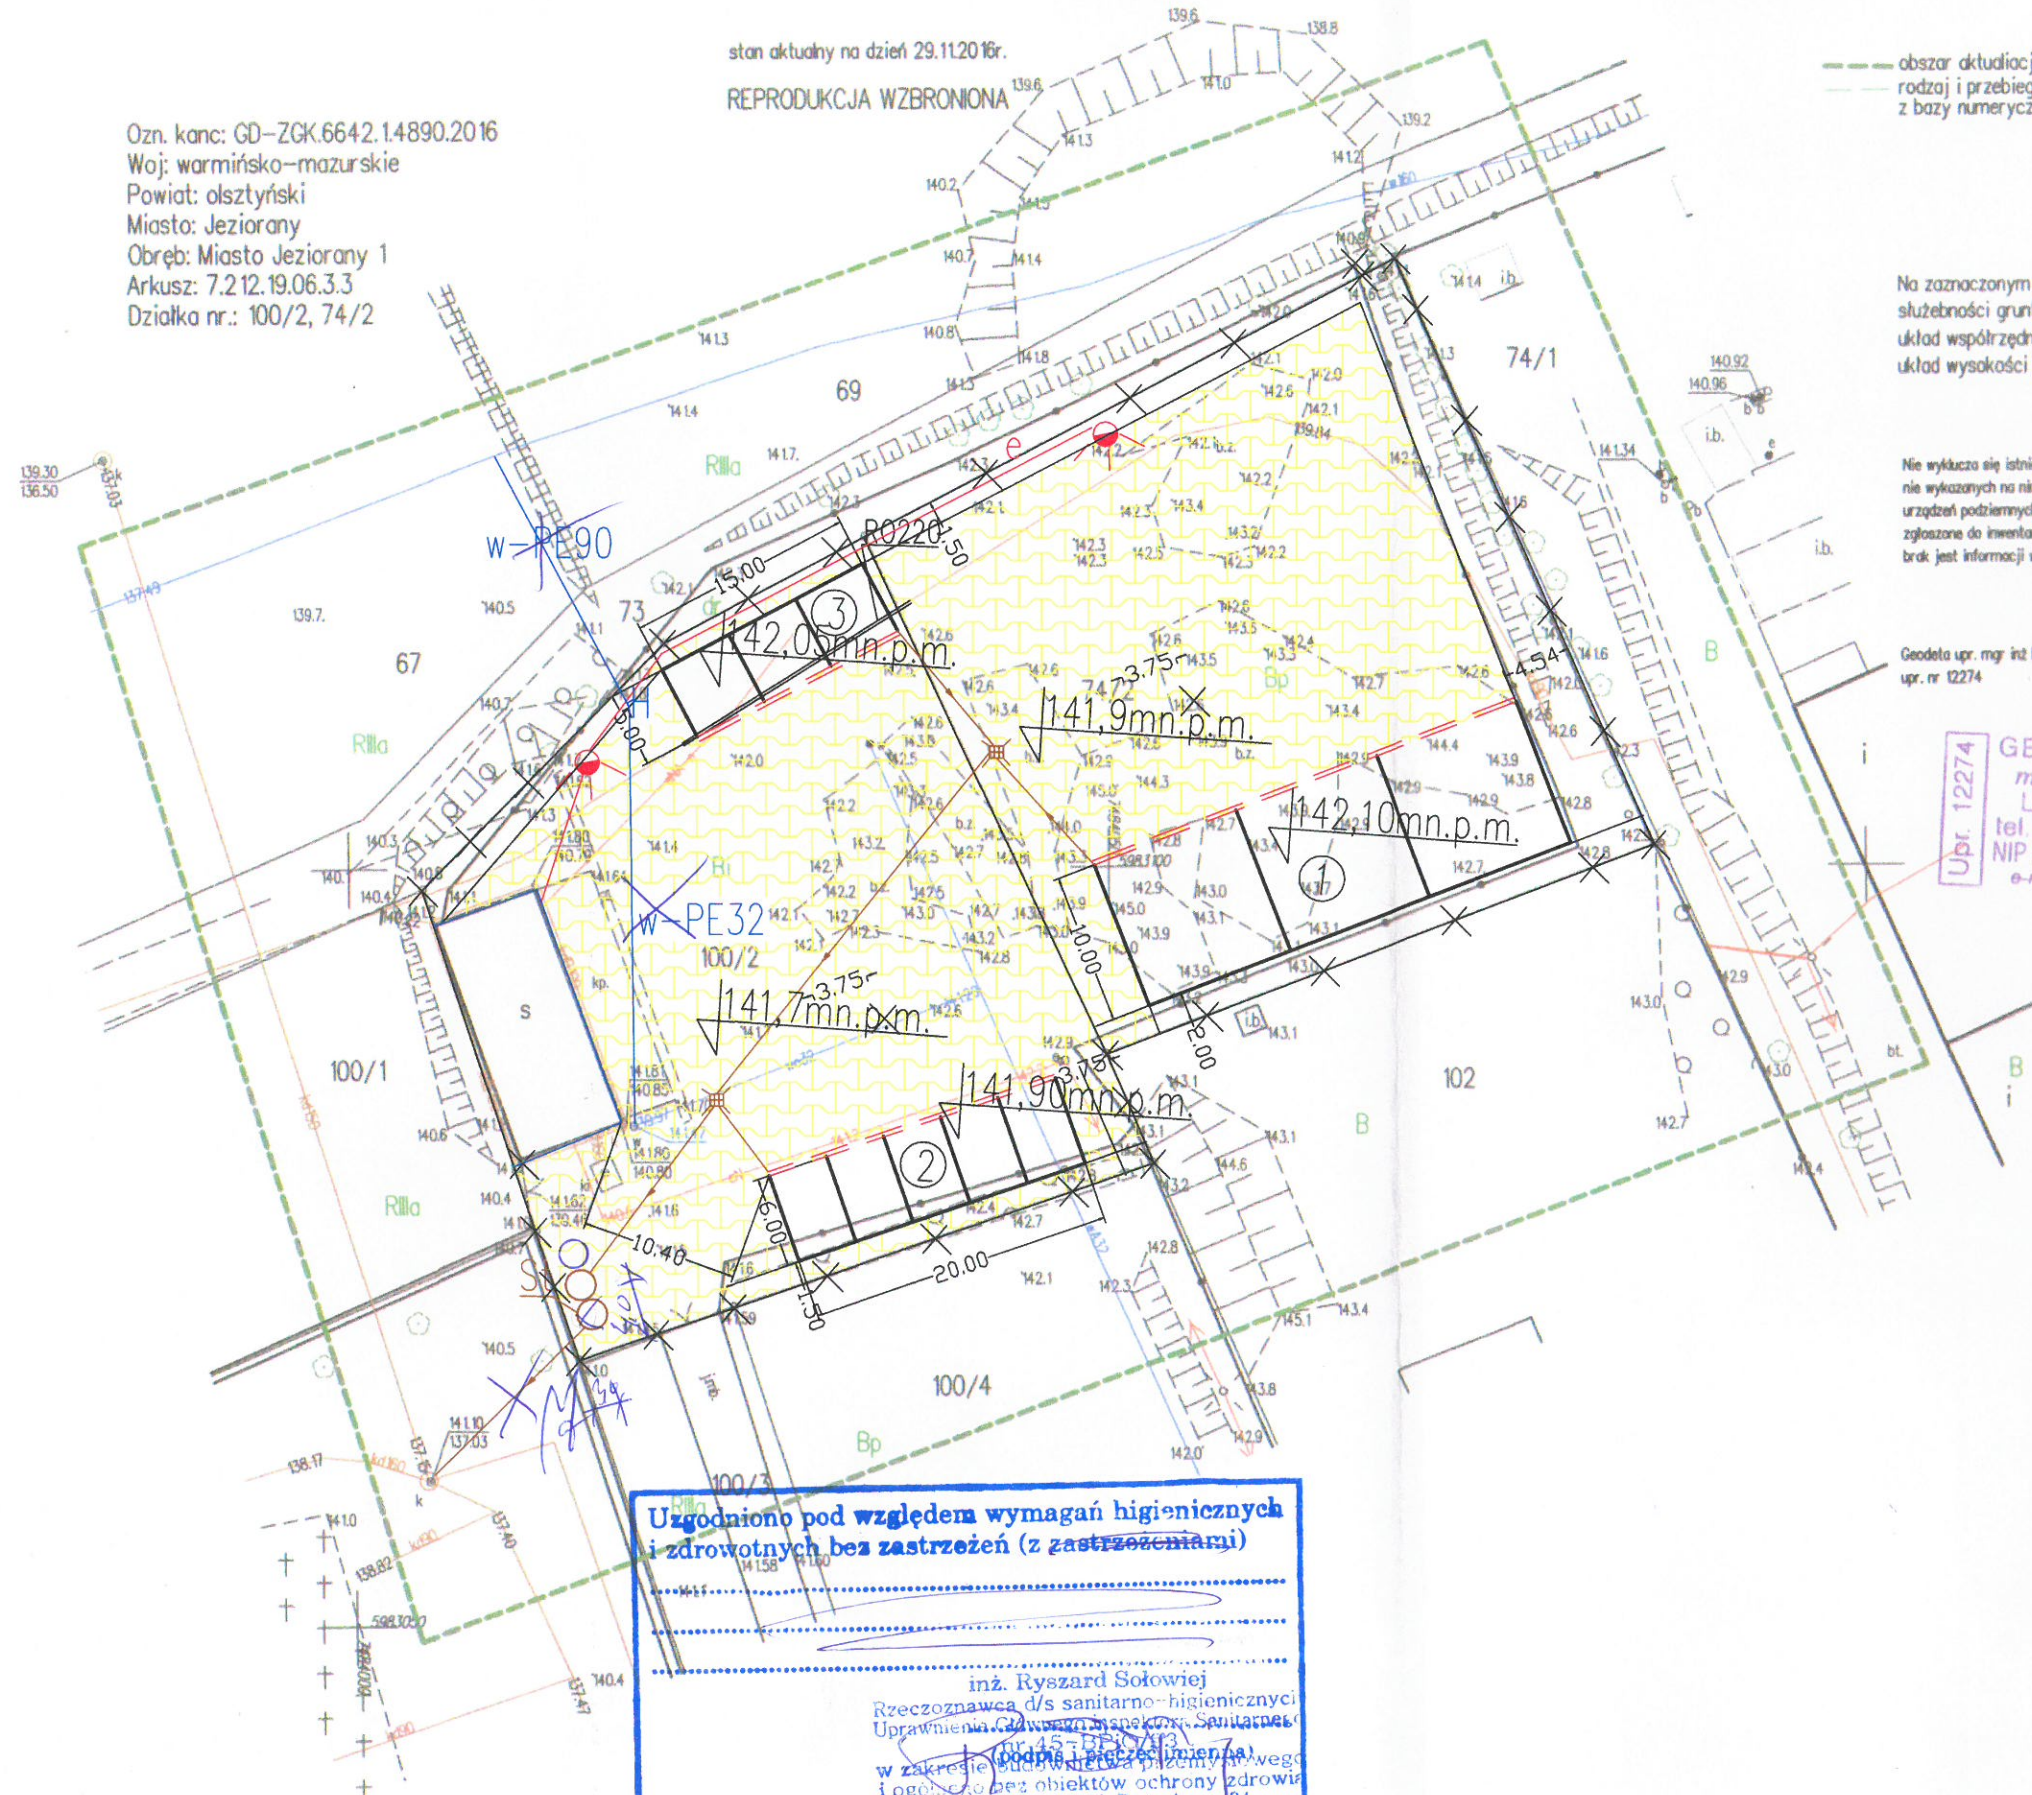

--- obszar aktualności terenowej
--- rodzaj i przebieg użytków określono z bazy numerycznej Ewmapy

Na zaznaczonym obszarze nie badano słuszności gruntowych układ współrzędnych "2000" układ wysokości Kronsztadt "86"

Nie wyklucza się istnienia w terenie innych nie wykazanych na niniejszej mapie urządzeń podziemnych, które nie były zgłoszone do inwentaryzacji lub o których brak jest informacji w instytucjach branżowych

Geodeta upr. mgr inż. Mirosław Włoch
upr. nr 12274

Upr. 12274
GEODETA UBRANWIONY
mgr inż. Mirosław Włoch
Lutry 42A, 71-311 Kolno
tel. 89-154600
NIP 742-127-88-77, REG. 510395251
e-mail: miroslaw.wloch@wp.pl

**KONCEPCJA ZAGOSPODAROWANIA TERENU PRZEBUDOWY
PUNKTU SELEKTYWNEGO ZBIERANIA ODPADÓW
DZ. NR 100/2; 74/2 67; 1000/1 OBREB 1 JEZIORANY GMINA JEZIORANY**

Organ prowadzący państwowy zasób geodezyjny i kartograficzny	STAROSTA OLSZTYŃSKI
Identyfikator zadania	2016.4690
Data wydania do ewidencji materiałów zasobu	22 GRU. 2016
LEGENDA:	
1-boksy betonowe zadaszone (10x30m)	Projekant instalacji i sieci sanitarnych
2-pięć wiat (6x20m)	Andrzej Wołkowicki
3-zadaszenia nad ruchnymi poj. (5x15m)	mgr inż. Eugeniusz Świderek
4-plac utwardzony z kostki betonowej	Upr. bud Nr 358/73 § 8 p. 1
5-ogrodzenie	Nr 23/132 § 5 ust. 107
-w- przyłącze wody+hydrant	
-kd- odwodnienie terenu	
St separator	
-e- przyłącze zalicznikowe e.e.+słup oświetleniowy	

Uzgodniono pod względem wymagań higienicznych i zdrowotnych bez zastrzeżeń (z zastrzeżeniami)

inż. Ryszard Sołowiej
Rzecznik ds. sanitarno-higienicznych
Uprawnienia: 45-1530713
w zakresie budownictwa planistycznego i ogólnego bez obiektów ochrony zdrowia
10-516 Olsztyn, ul. Dożynkowa 34
09-57 17 14, kom 603 088 768

Data: 25.05.2016
Lp.: 745

**ZA ZGODNOŚĆ
Z ORYGINAŁEM**

Objekt i adres : Rozbudowy punktu selektywnego zbierania odpadów dz. nr 100 / 2; 74 / 2 ; 67; 100/1 obręb 1 Jeziorany		
Przedmiot: Projekt Zagospodarowania Działki		
Rys. nr 1	Projektował: mgr inż. Andrzej JUSZCZYK	SKALA 1:500
Data:	Opracował:	Stadium: PRO