


MAPA DO CELÓW PROJEKTOWYCH

Skala 1:500

stan aktualny na dzień 29.11.2016r.
REPRODUKCJA WZBRONIONA

Ozn. konc: GD-ZOK.6642.14890.2016
Woj: warmińsko-mazurskie
Powiat: olsztyński
Miasto: Jeziorany
Obręb: Miasto Jeziorany 1
Arkusz: 7.2.12.19.06.3.3
Działka nr.: 100/2, 74/2

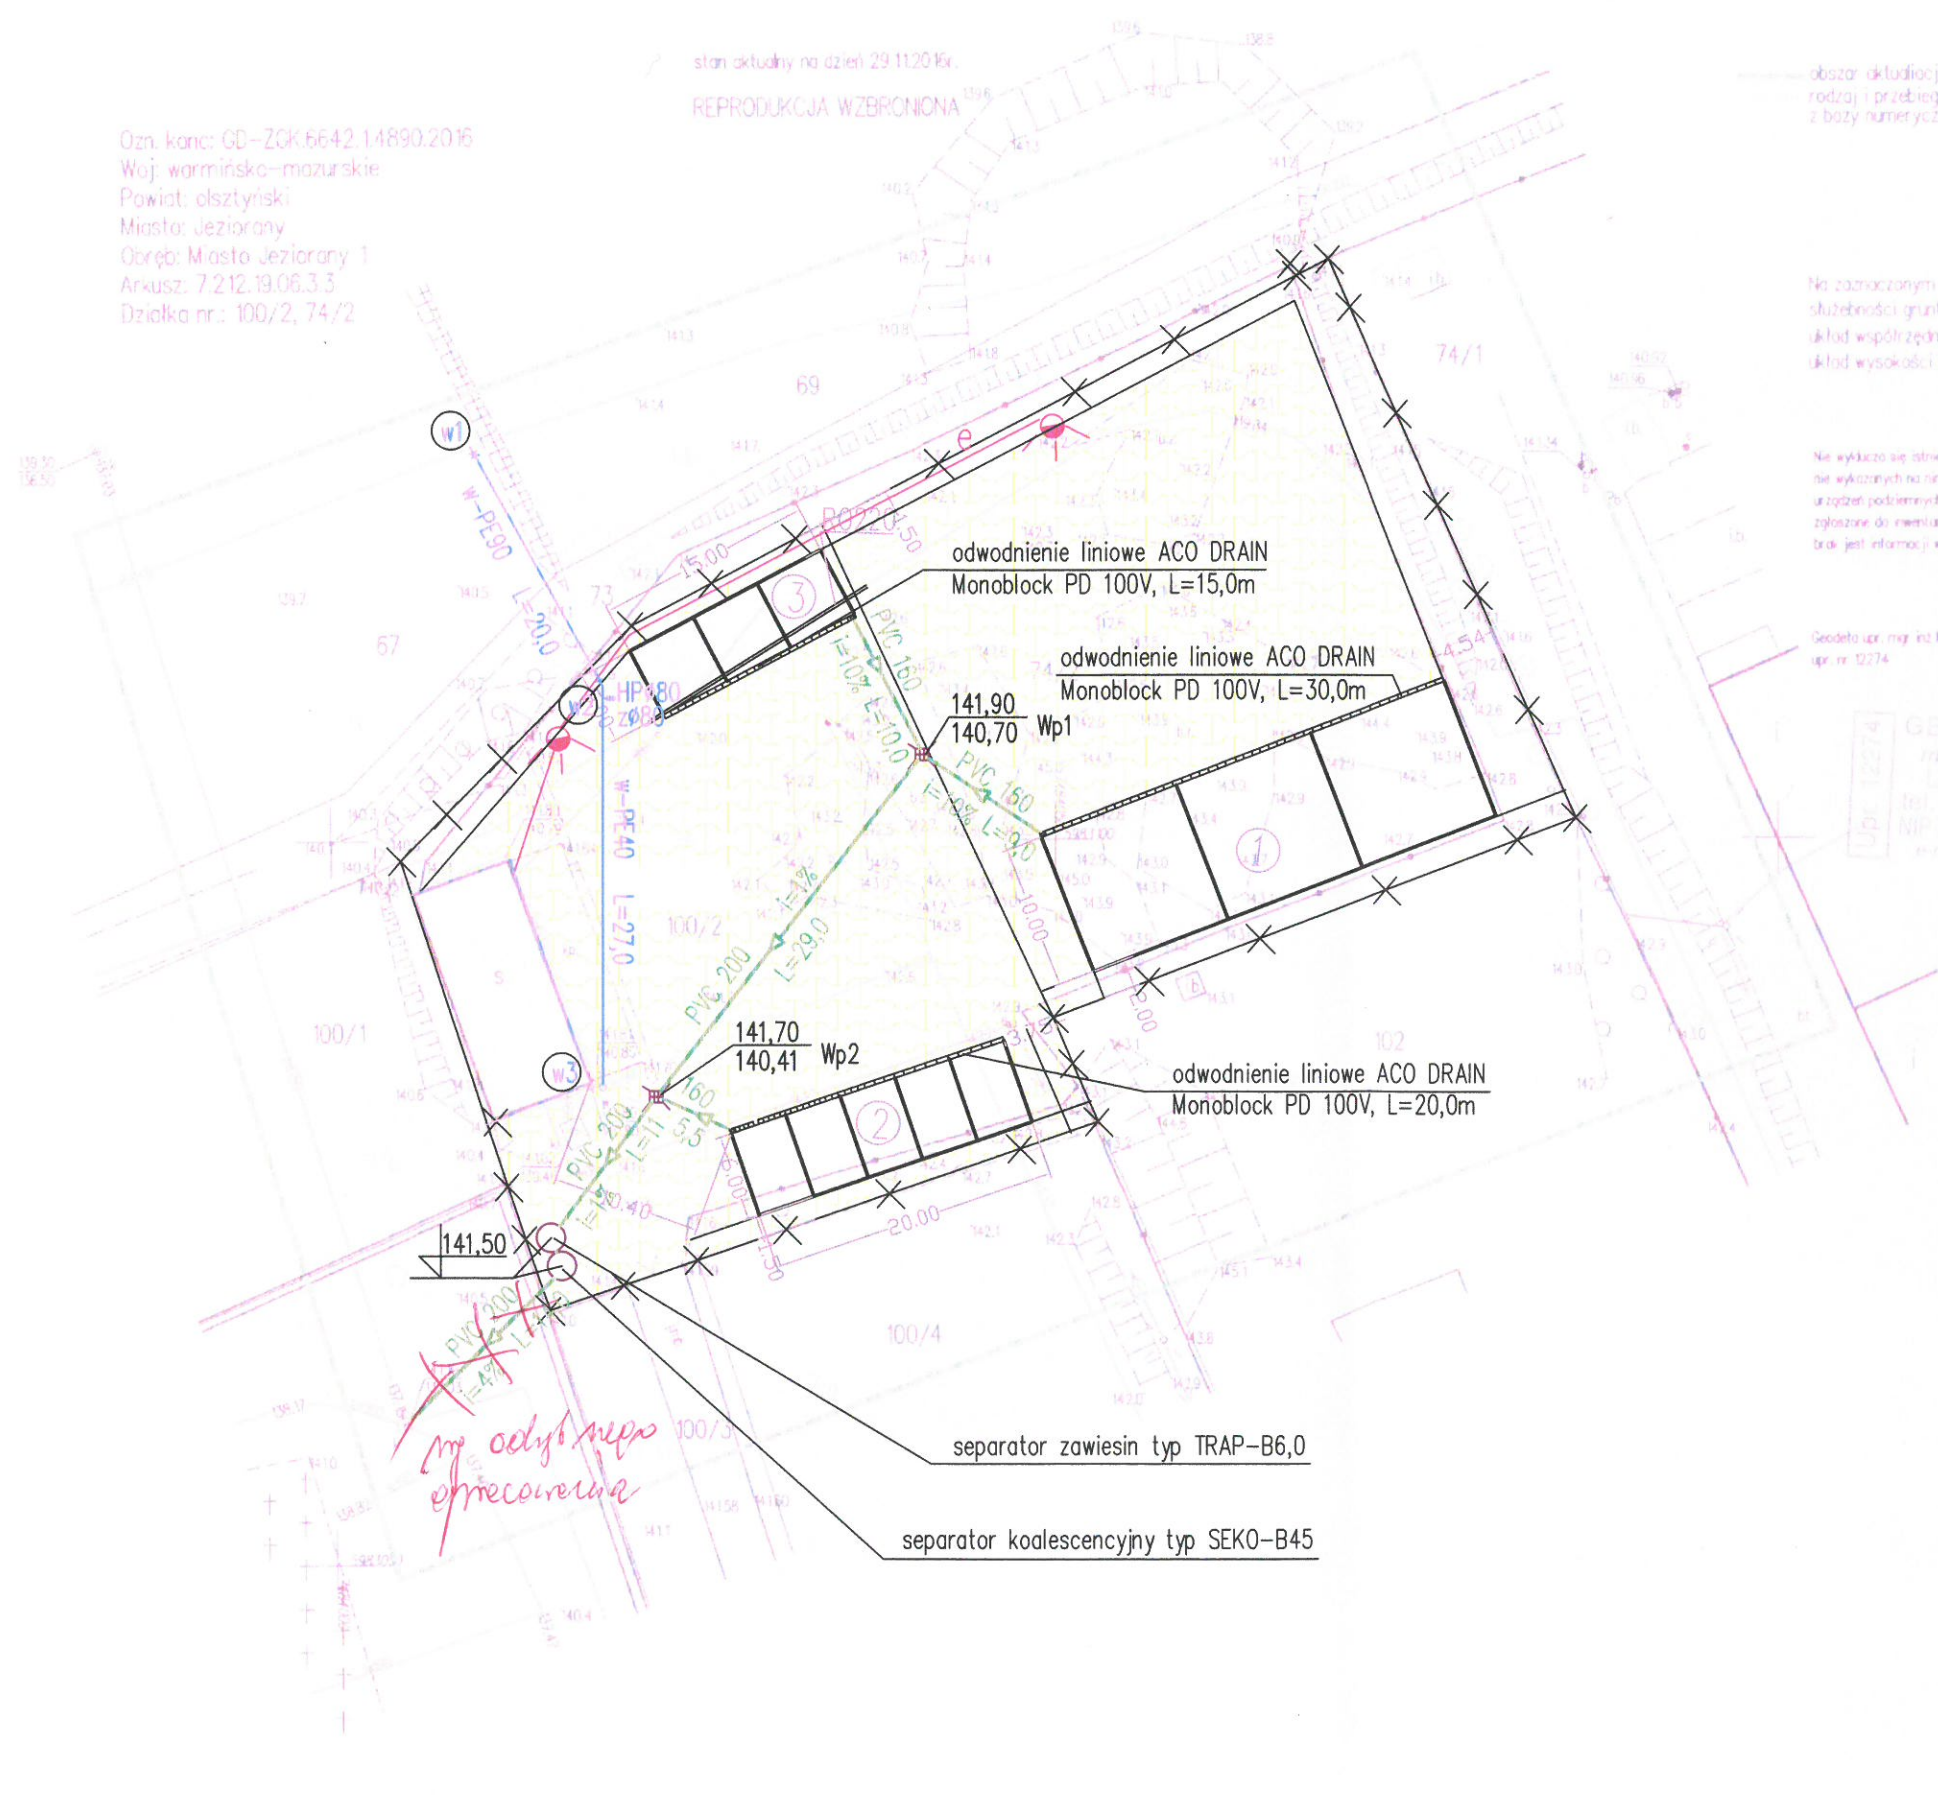

*my odłożyliśmy
opracowania*

obszar aktualności terenu
rodzaj i przebieg użytków wkreślono
z bazy numerycznej Ewmapy

Na zaznaczonym obszarze nie badano
skłębności gruntowych
skład współrzędnych "2000"
skład wysokości "Kronsztadt "86"

Na wykazie się odmiennie w terenie innych
nie wykazanych na niniejszym mapie
urządzeń podziemnych, które nie były
zgłoszone do ewentualizacji lub o których
brak jest informacji w instytucjach branżowych

Geodeta upr. mgr inż. Mirosław Włoch
upr. nr. 12274

GEODETA UPRZAWNIENIONY
mgr inż. Mirosław Włoch
ul. Żelazna 10
10-516 Olsztyn
tel. 742 127 85
NIP 742 127 85 77
REGON 141890293



PROJEKT ZAGOSPODAROWANIA TERENU PRZEBUDOWY
PUNKTU SELEKTYWNEGO ZBIERANIA ODPADÓW
DZ. NR 100/2; 74/2 OBRĘB 1 JEZIORANY GMINA JEZIORANY

STAROSTA OLSZTYŃSKI	
LEGENDA:	
1-boks betonowy zadaszony(10x30m)	1016 4690
2-zadaszone wiaty(6x20m)	
3-zadaszenie nad ruchnymi poj. (5x15m)	27 GRU 2016
4-plac utwardzony z kostki betonowej	
5-ogrodzenie	×
-w -przyłącze wody+ hydrant	
-k -odwodnienie terenu	⊞
-e -przyłącze zalicznikowe e.e.+słup oświetleniowy	

Projektowanie sieci i instalacji sanitarnych Andrzej Wołkowicki 10-351 Olsztyn ul. Zeromskiego 6/4 tel. (+48) 691-21-95-93 e-mail: wolkanandzej@poczta.onet.pl			
Nazwa obiektu:	Rozbudowa punktu selektywnego zbierania odpadów		
Adres:	dz. Nr 100/2, 74/2 obręb 1 Jeziorany.		
Przedmiot rysunku:	Projekt zagospodarowania działki		
Imię i nazwisko:	Projektował:	Podpis	
Nr uprawnień:	Andrzej Wołkowicki		
Data:	WAM/0067/ZOOS/13	Branża:	Nr rysunku:
02.2017	1:500	SANITARNA	S-1