


UWAGI:


- ŚCIANY ZEWNĘTRZNE
- TYNK CIENKOWARSTWOWY NA SIATCE
- WEŁNA MINERALNA ROCKWOOL 12 cm
- BŁOCZKI GAZOBETONOWE 24 cm
- PRZEWODY wentylacyjne z rur "Spiro" w
- przeźrzeni dachu ocieplić wełną mineralną i wyprowadzić
- ponad dach jako wentylzaki
- ŚCIANY WEWNĘTRZNE DZIAŁOWE
- CEGŁA KRATÓWKĄ 12 cm / 6 cm
- KOMINY
- CEGŁA PEŁNA KL.15

USŁUGI PROJEKTOWE - MIROSLAW KAIM 10-698 OLSZTYN, UL. NEFRYTOWA 18 TEL./FAX (0-89) 541 49 78	
OBIEKT: BRANŻA: TEMAT:	ŚWIETLICA WIEJSKA KIERSZTANOWO, DZIAŁKA NR 134, GM. JEZIORANY SANITARNA PROJEKT BUDOWLANY INSTAL. WOD.-KAN., C.W.U., C.O. RZUT PARTERU
PROJEKTANT: MIROSLAW KAIM UPR. BUD. NR 141/94/OL	SKALA 1:50 RYS. NR 2

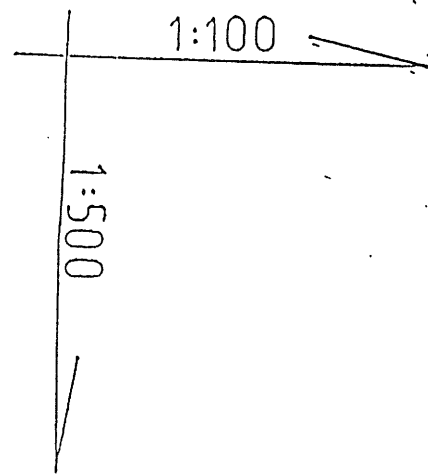

P.P. = 129,0 m nppm

1	RZĘDNA TERENU						
2	RZĘDNA DNA PRZEWODU						
3	ZAGŁĘBIENIE						
4	ŚREDNICA I SPADDEK						
5	DŁUGOŚCI						
6	ODLEGŁOŚCI						
7	OZNACZENIA						
8	MATERIAŁ						

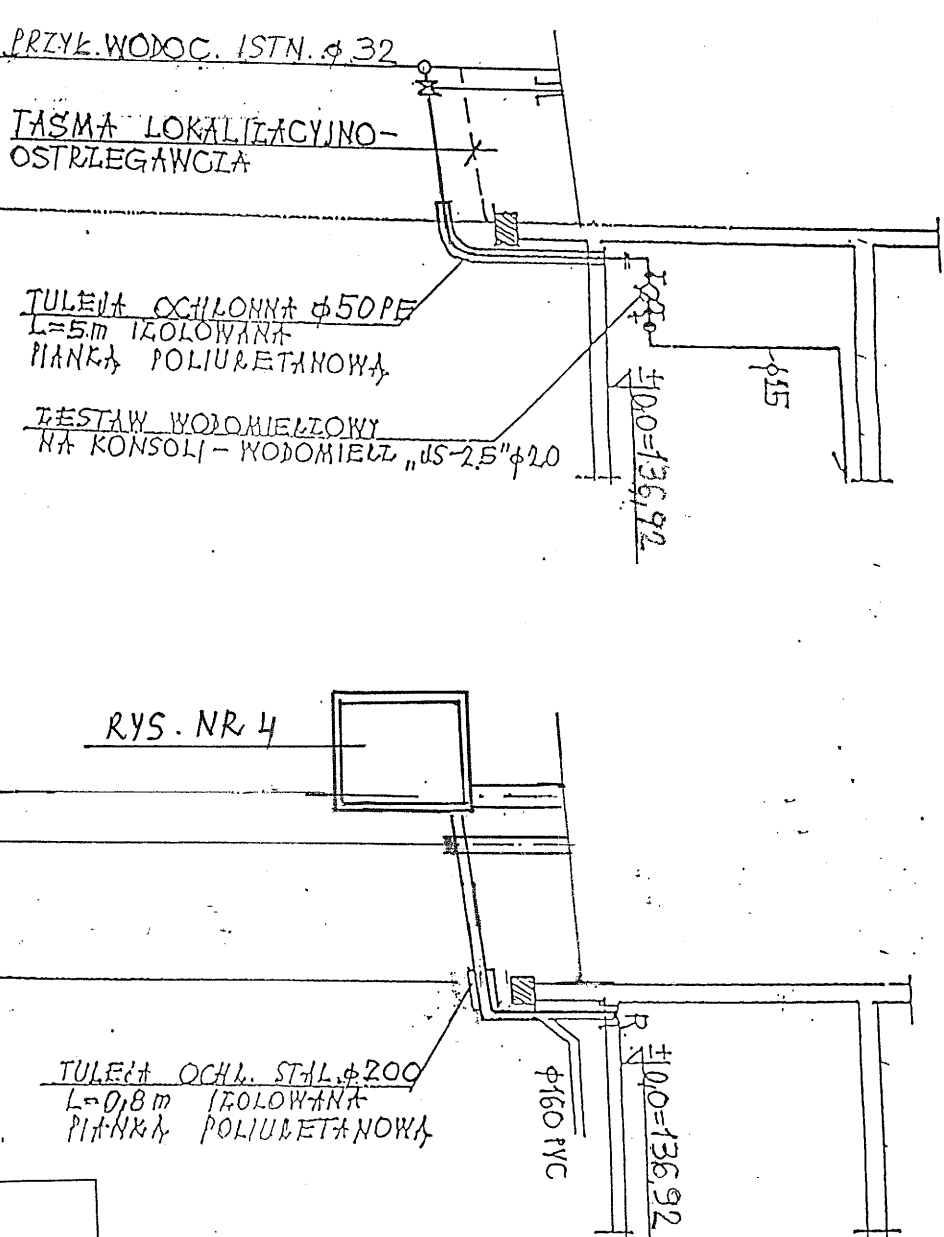

USŁUGI PROJEKTOWE - MIROSLAW KAIM 10-698 OLSZTYN, UL. NEFRYTOWA 18 TEL./FAX (0-89) 541 49 78	
OBIEKT:	ŚWIETLICA WIEJSKA KIERSZTANOWO, DZIAŁKA NR 134, GM. JEZIORANY
BRANŻA:	SANITARNA STADIUM: PROJEKT BUDOWLANY
TEMAT:	PRZYŁĄCZA WOD.-KAN. PROFIL PODŁUŻNY
PROJEKTANT:	MIROSLAW KAIM UPR. BUD. NR 141/94/OL
	SKALA 1:100 1:500 RYS. NR 3