


SIEĆ KANALIZACJI SANITARNEJ - OZNACZENIA:

- Projektowana kanalizacja
- Studzienka kanalizacyjna na kanalizacji zbiorczej
- Studzienka kanalizacyjna na przyłączy
- Węzeł na rurociągu tłocznym
- Projektowany wodociąg

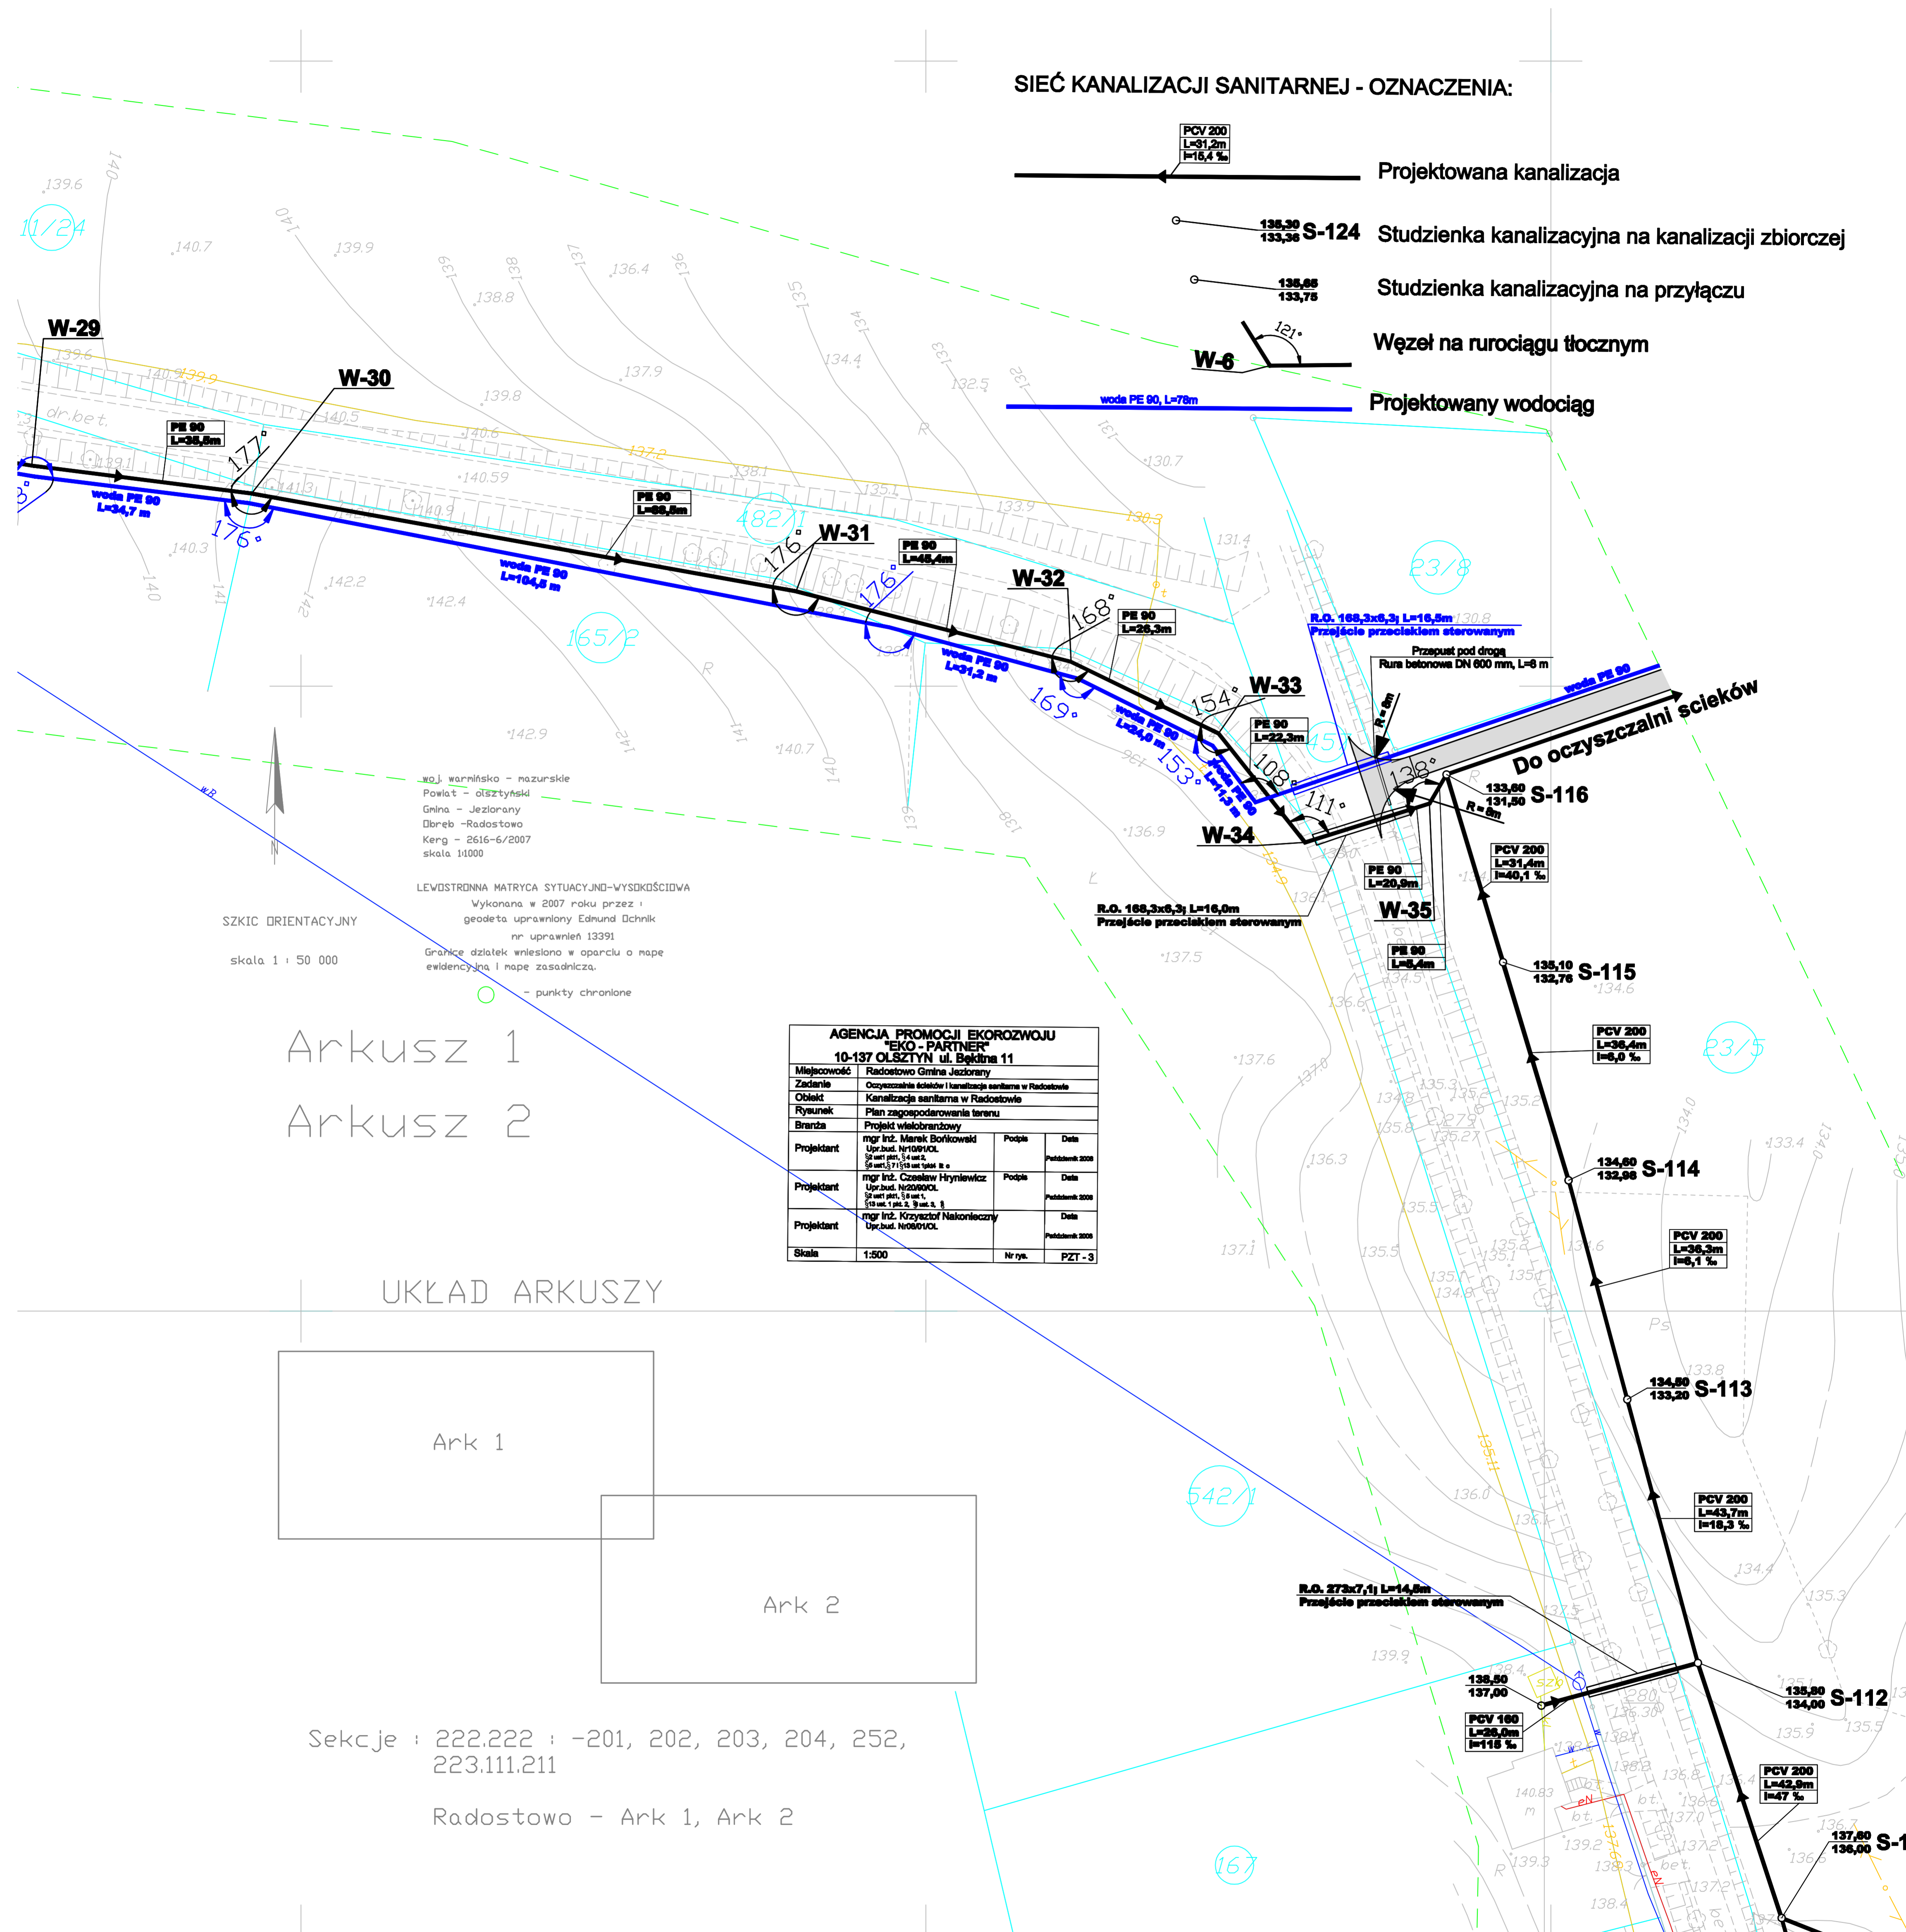

woj. warmińsko - mazurskie
Powiat - olsztyński
Gmina - Jeziorany
Dobrzeń - Radostowo
Kierg - 2616-6/2007
skala 1:1000

LEWOSTRONNA MATRYCA SYTUACJI,ND-VYSOKOŚC/DWA
Wykonana w 2007 roku przez :
geodeta uprawniony Edmund Dchnik
nr uprawnień 13391
Granice działek wniesiono w oparciu o mapę
ewidencyjną i mapę zasadniczą.


SZKIC ORIENTACYJNY
skala 1 : 50 000

○ - punkty chronione

Arkusz 1
Arkusz 2

AGENCJA PROMOCJI EKOROZWOJU "EKO - PARTNER" 10-137 OLSZTYN ul. Bektina 11			
Miejscowość:	Radostowo Gmina Jeziorany		
Zadanie:	Oczyszczalnia ścieków i kanalizacja sanitarne w Radostowie		
Obiekt:	Kanalizacja sanitarne w Radostowie		
Rysunek:	Plan zagospodarowania terenu		
Branda:	Projekt wielobranżowy		
Projektant:	mgr inż. Marek Borzkowski Upz.bud. NR04010L Szczeciński, Sz. 100, 1 50-101 Szczecin, 8	Podpis:	Data: Październik 2008
Projektant:	mgr inż. Czesław Hryniewicz Upz.bud. NR09090L Szczeciński, Sz. 100, 1 50-101 Szczecin, 8	Podpis:	Data: Październik 2008
Projektant:	mgr inż. Krzysztof Nakonieczny Upz.bud. NR04010L	Podpis:	Data: Październik 2008
Skala:	1:500	Nr rys.:	PZT - 3

UKŁAD ARKUSZY

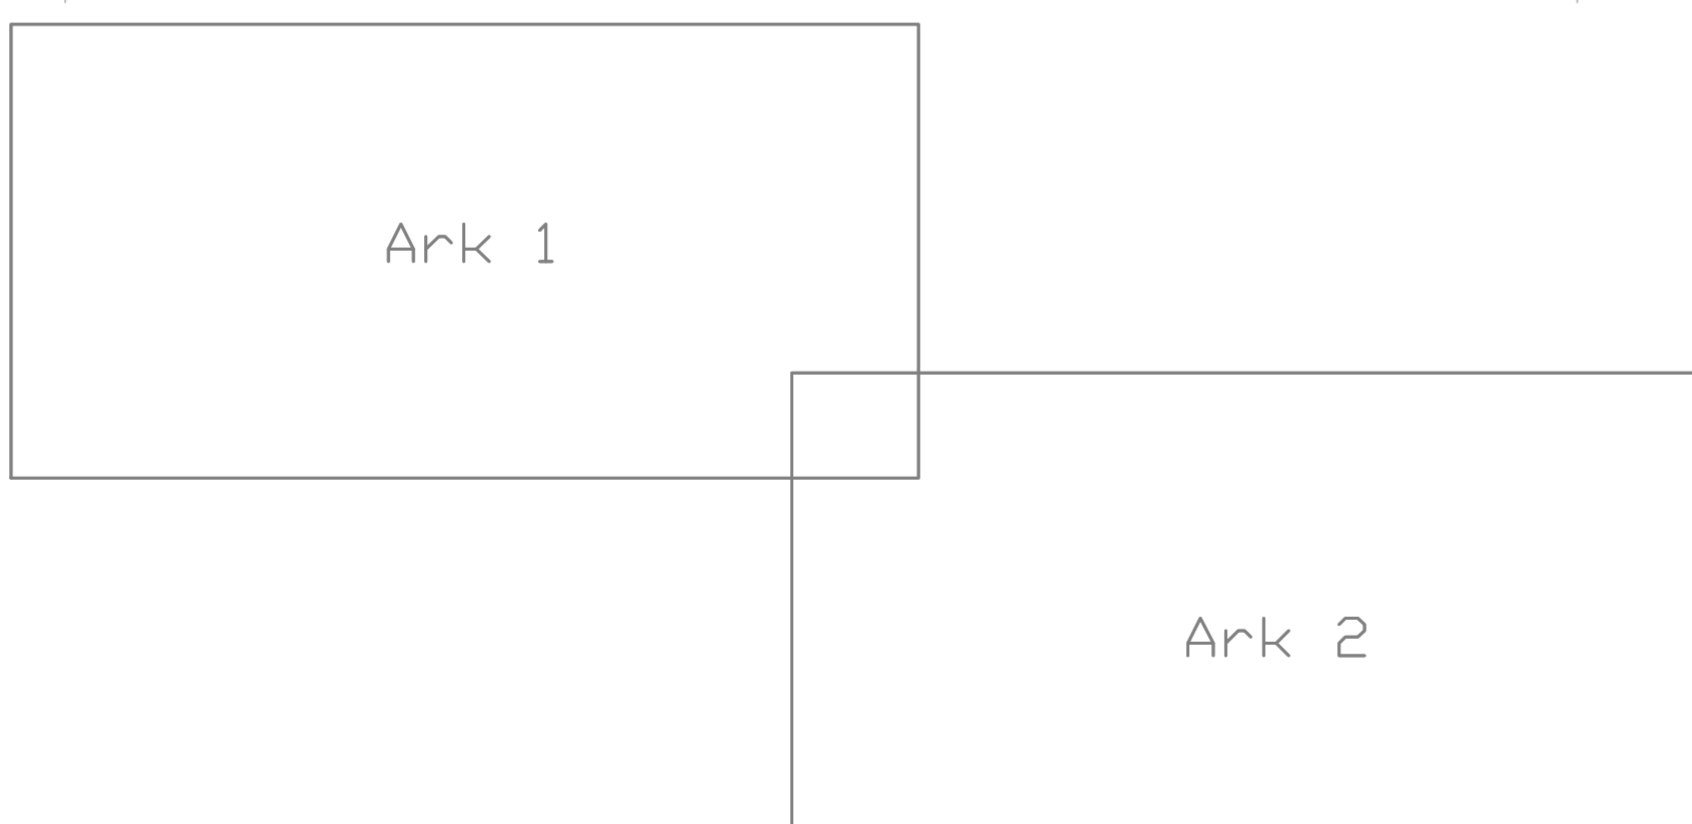

Sekcje : 222.222 : -201, 202, 203, 204, 252,
223.111.211

Radostowo - Ark 1, Ark 2