


woj. warmińsko - mazurskie  
 Powiat - olsztyński  
 Gmina - Jeziorany  
 Dłęb - Radostowo  
 Kerg - 2616-6/2007  
 skala 1:1000

SZKIC ORIENTACYJNY

skala 1 : 50 000

# Arkusz 1

## UKŁAD ARKUSZY

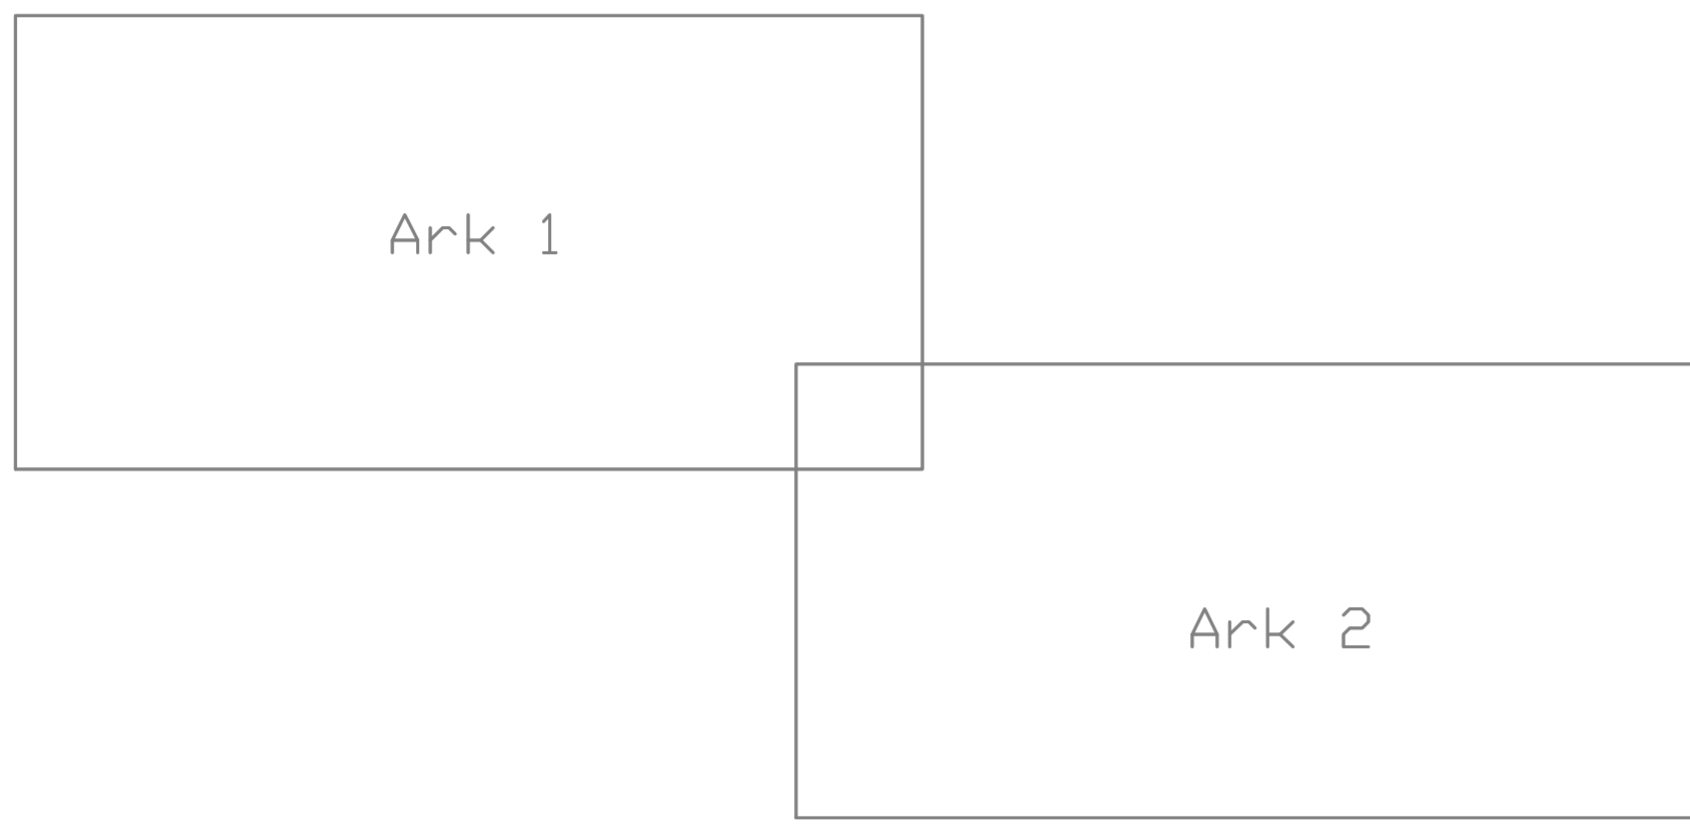

Sekcje : 222.222 : -201, 202, 203, 204, 252,  
 223.111.211


Radostowo - Ark 1, Ark 2

## LEWOSTRONNA MATRYCA SYTUACYJNO-WYSOKOŚCIOWA

Wykonana w 2007 roku przez :  
 geodeta uprawniony Edmund Dchnik  
 nr uprawnień 13391

Granice działek wniesiono w oparciu o mapę  
 ewidencyjną i mapę zasadniczą.

○ - punkty chronione

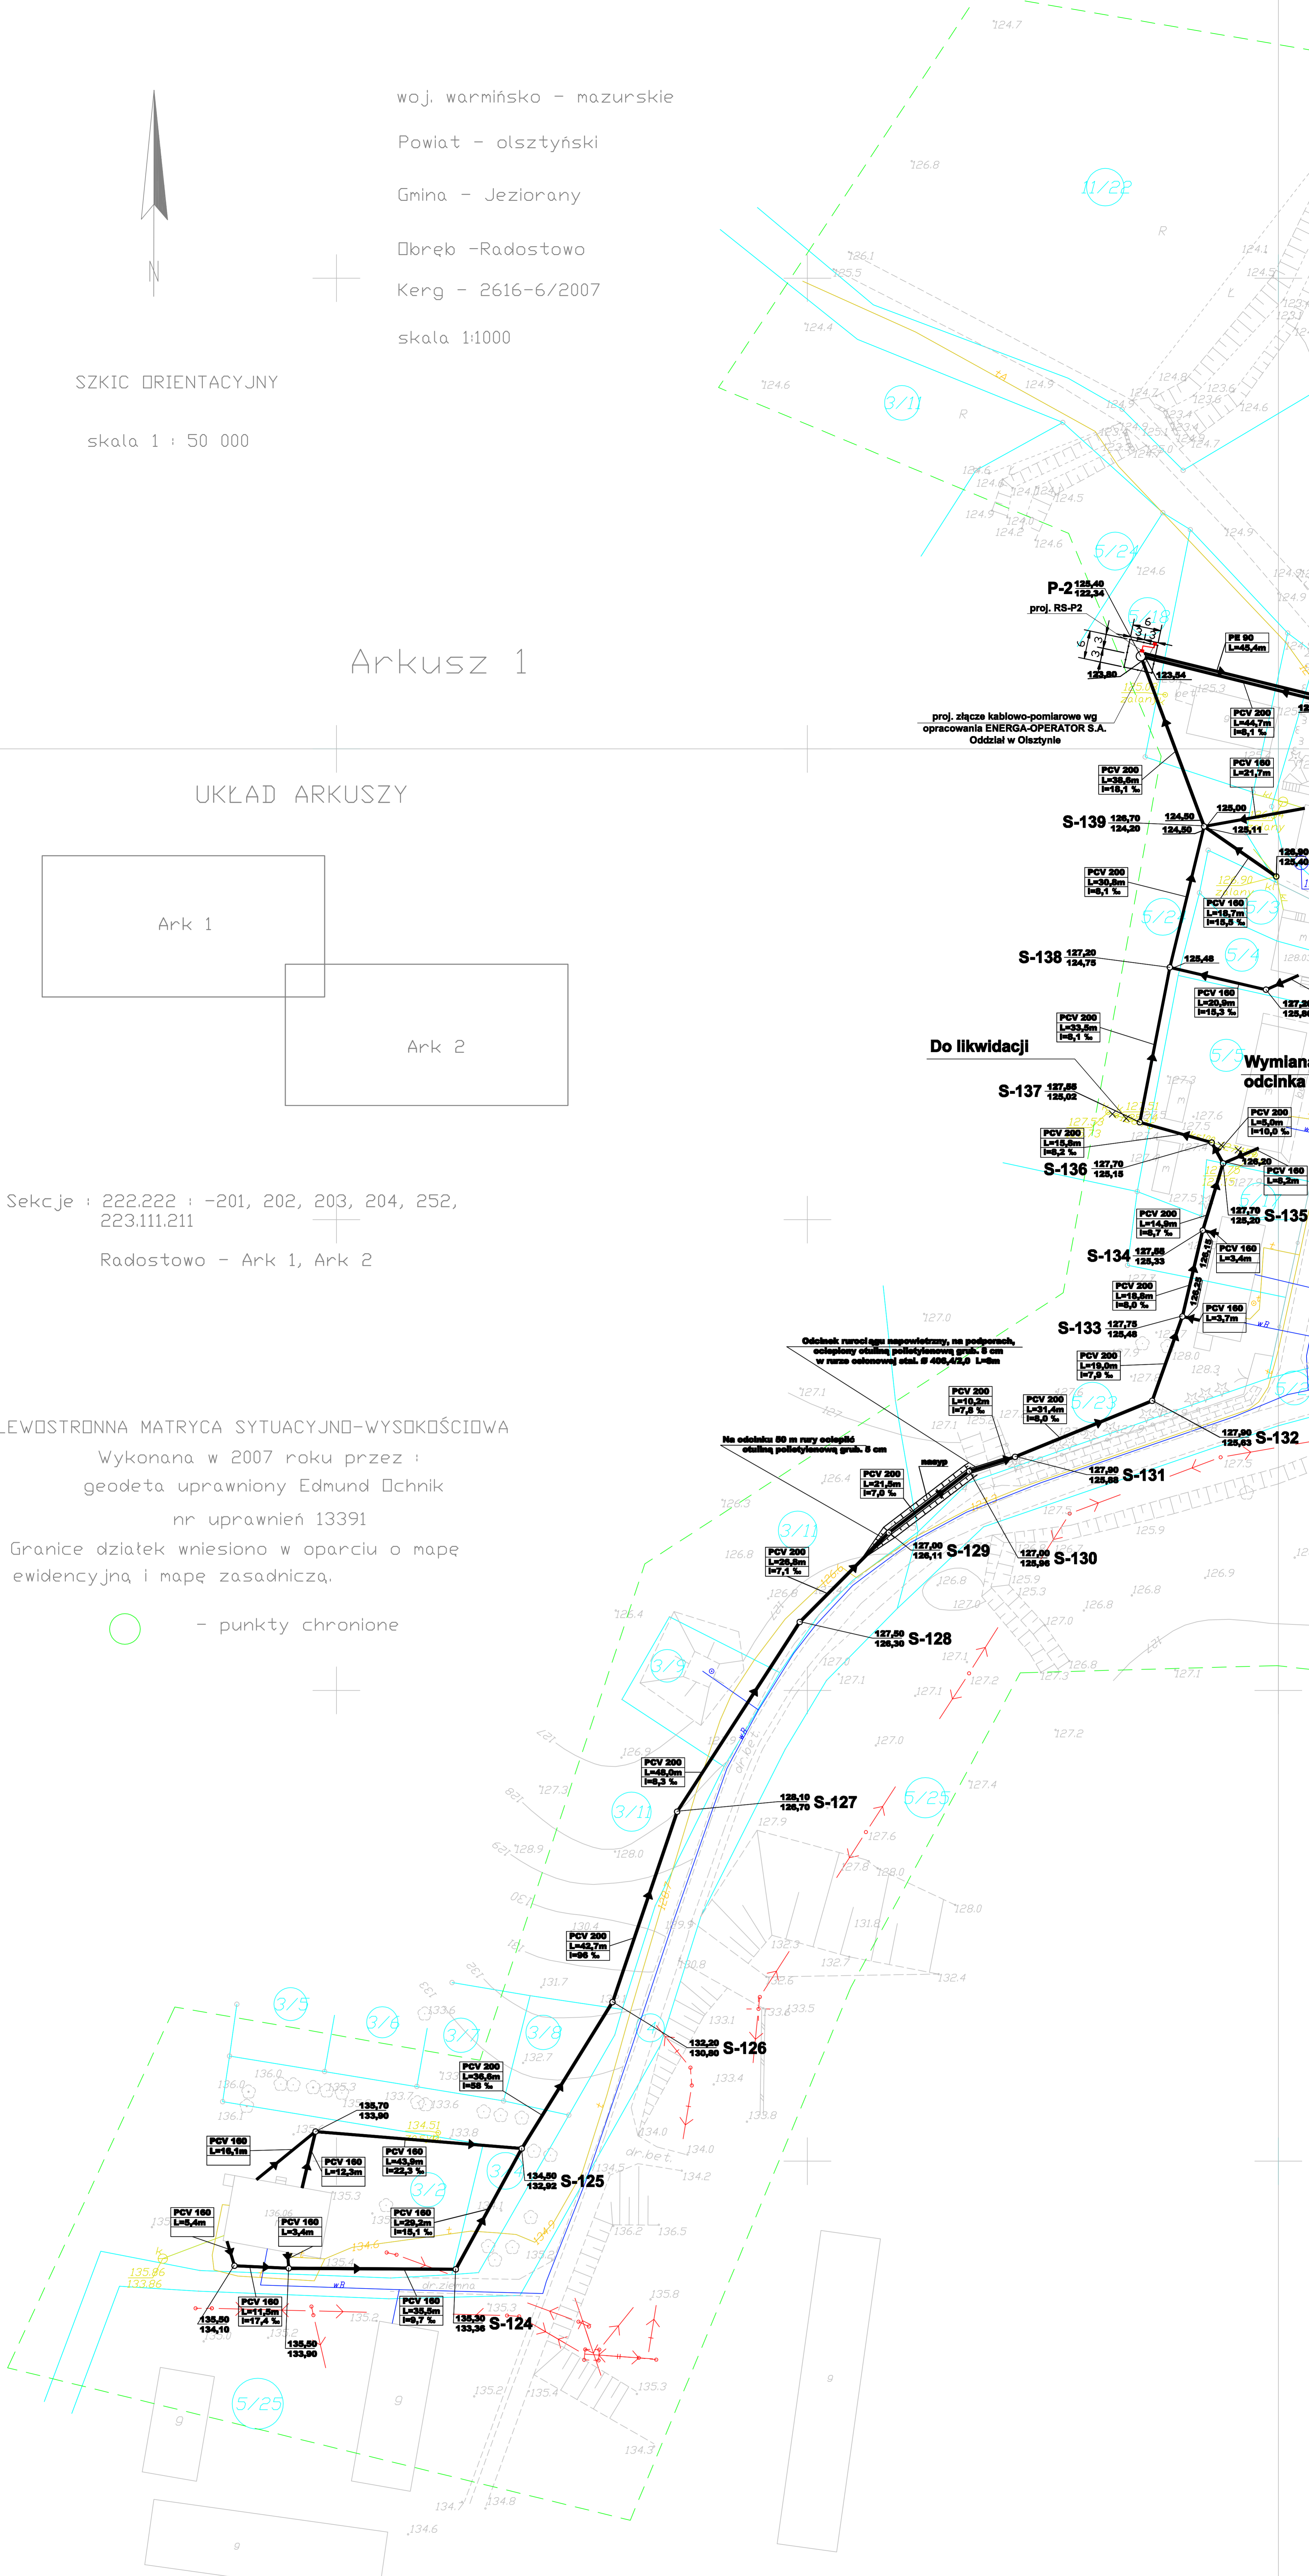

### SIEĆ KANALIZACJI SANITARNEJ - OZNACZENIA:

- Projektowana kanalizacja
- Studzienka kanalizacyjna na kanalizacji zbiorczej
- Studzienka kanalizacyjna na przyłączu
- Przepompownia sieciowa ścieków
- Kable elektryczne

AGENCJA PROMOCJI EKOROZWOJU			
10-137 OLSZTYN ul. Bąkлина 11			
Miejscowość	Radostowo Gmina Jeziorany		
Zadanie	Opisanie schematu i kosztorys inwestycji w Radostowie		
Objekt	Kanalizacja sanitarna w Radostowie		
Rysunek	Plan zagospodarowania terenu		
Branda	Projekt własnoręczny		
Projektant	mgr inż. Marek Borowski Urząd. Hydraul. i Sanit. (571) 11 11 11	Podpis	Data
Projektant	mgr inż. Czesław Hryniewicz Urząd. Inżynier. i Sanit. (571) 11 11 11	Podpis	Data
Projektant	mgr inż. Krzysztof Nakoneczny Urząd. Inżynier. i Sanit. (571) 11 11 11	Podpis	Data
Skala	1:500	Nr. rys.	PZT-6