

Mapa Sytuacyjno - wysokościowa z uzbrojeniem terenu (fragment)

skala 1 : 500


Zastrzeżenie: Zastrzeżenie mapy może nie zawierać pełnej informacji o przebiegu przewodów podziemnych, których z powodu braku zgłoszenia do geodezji i inżynierii powikłane jest brak danych z instytucji branżowych oraz stosowanie metod pomiaru ujętym w projekcie jest niemożliwe.

W obszarze oznaczonym linią żółtą obok aktualizacji treści mapy zasadniczej, Dokumenty z pomiaru uzupelniającego przyjęte do zasobu pomiarowego w dniu 01.05.2010 i zamknięte, inzyniero pod nr 805/10

dojazd dla służb medycznych i porządkowych w trakcie organizacji imprez plenerowych (policji, karettek pogotowia, straży pożarnej)

Zespół dysz typu Kometia tworzący efekt ślany wodnej. Wysokość strumienia zróznicowana. Dysze podświetlane ukryte w otoczkach.

wyprowadzenie kabla do zastąpienia maszynowni fontanny "P1"

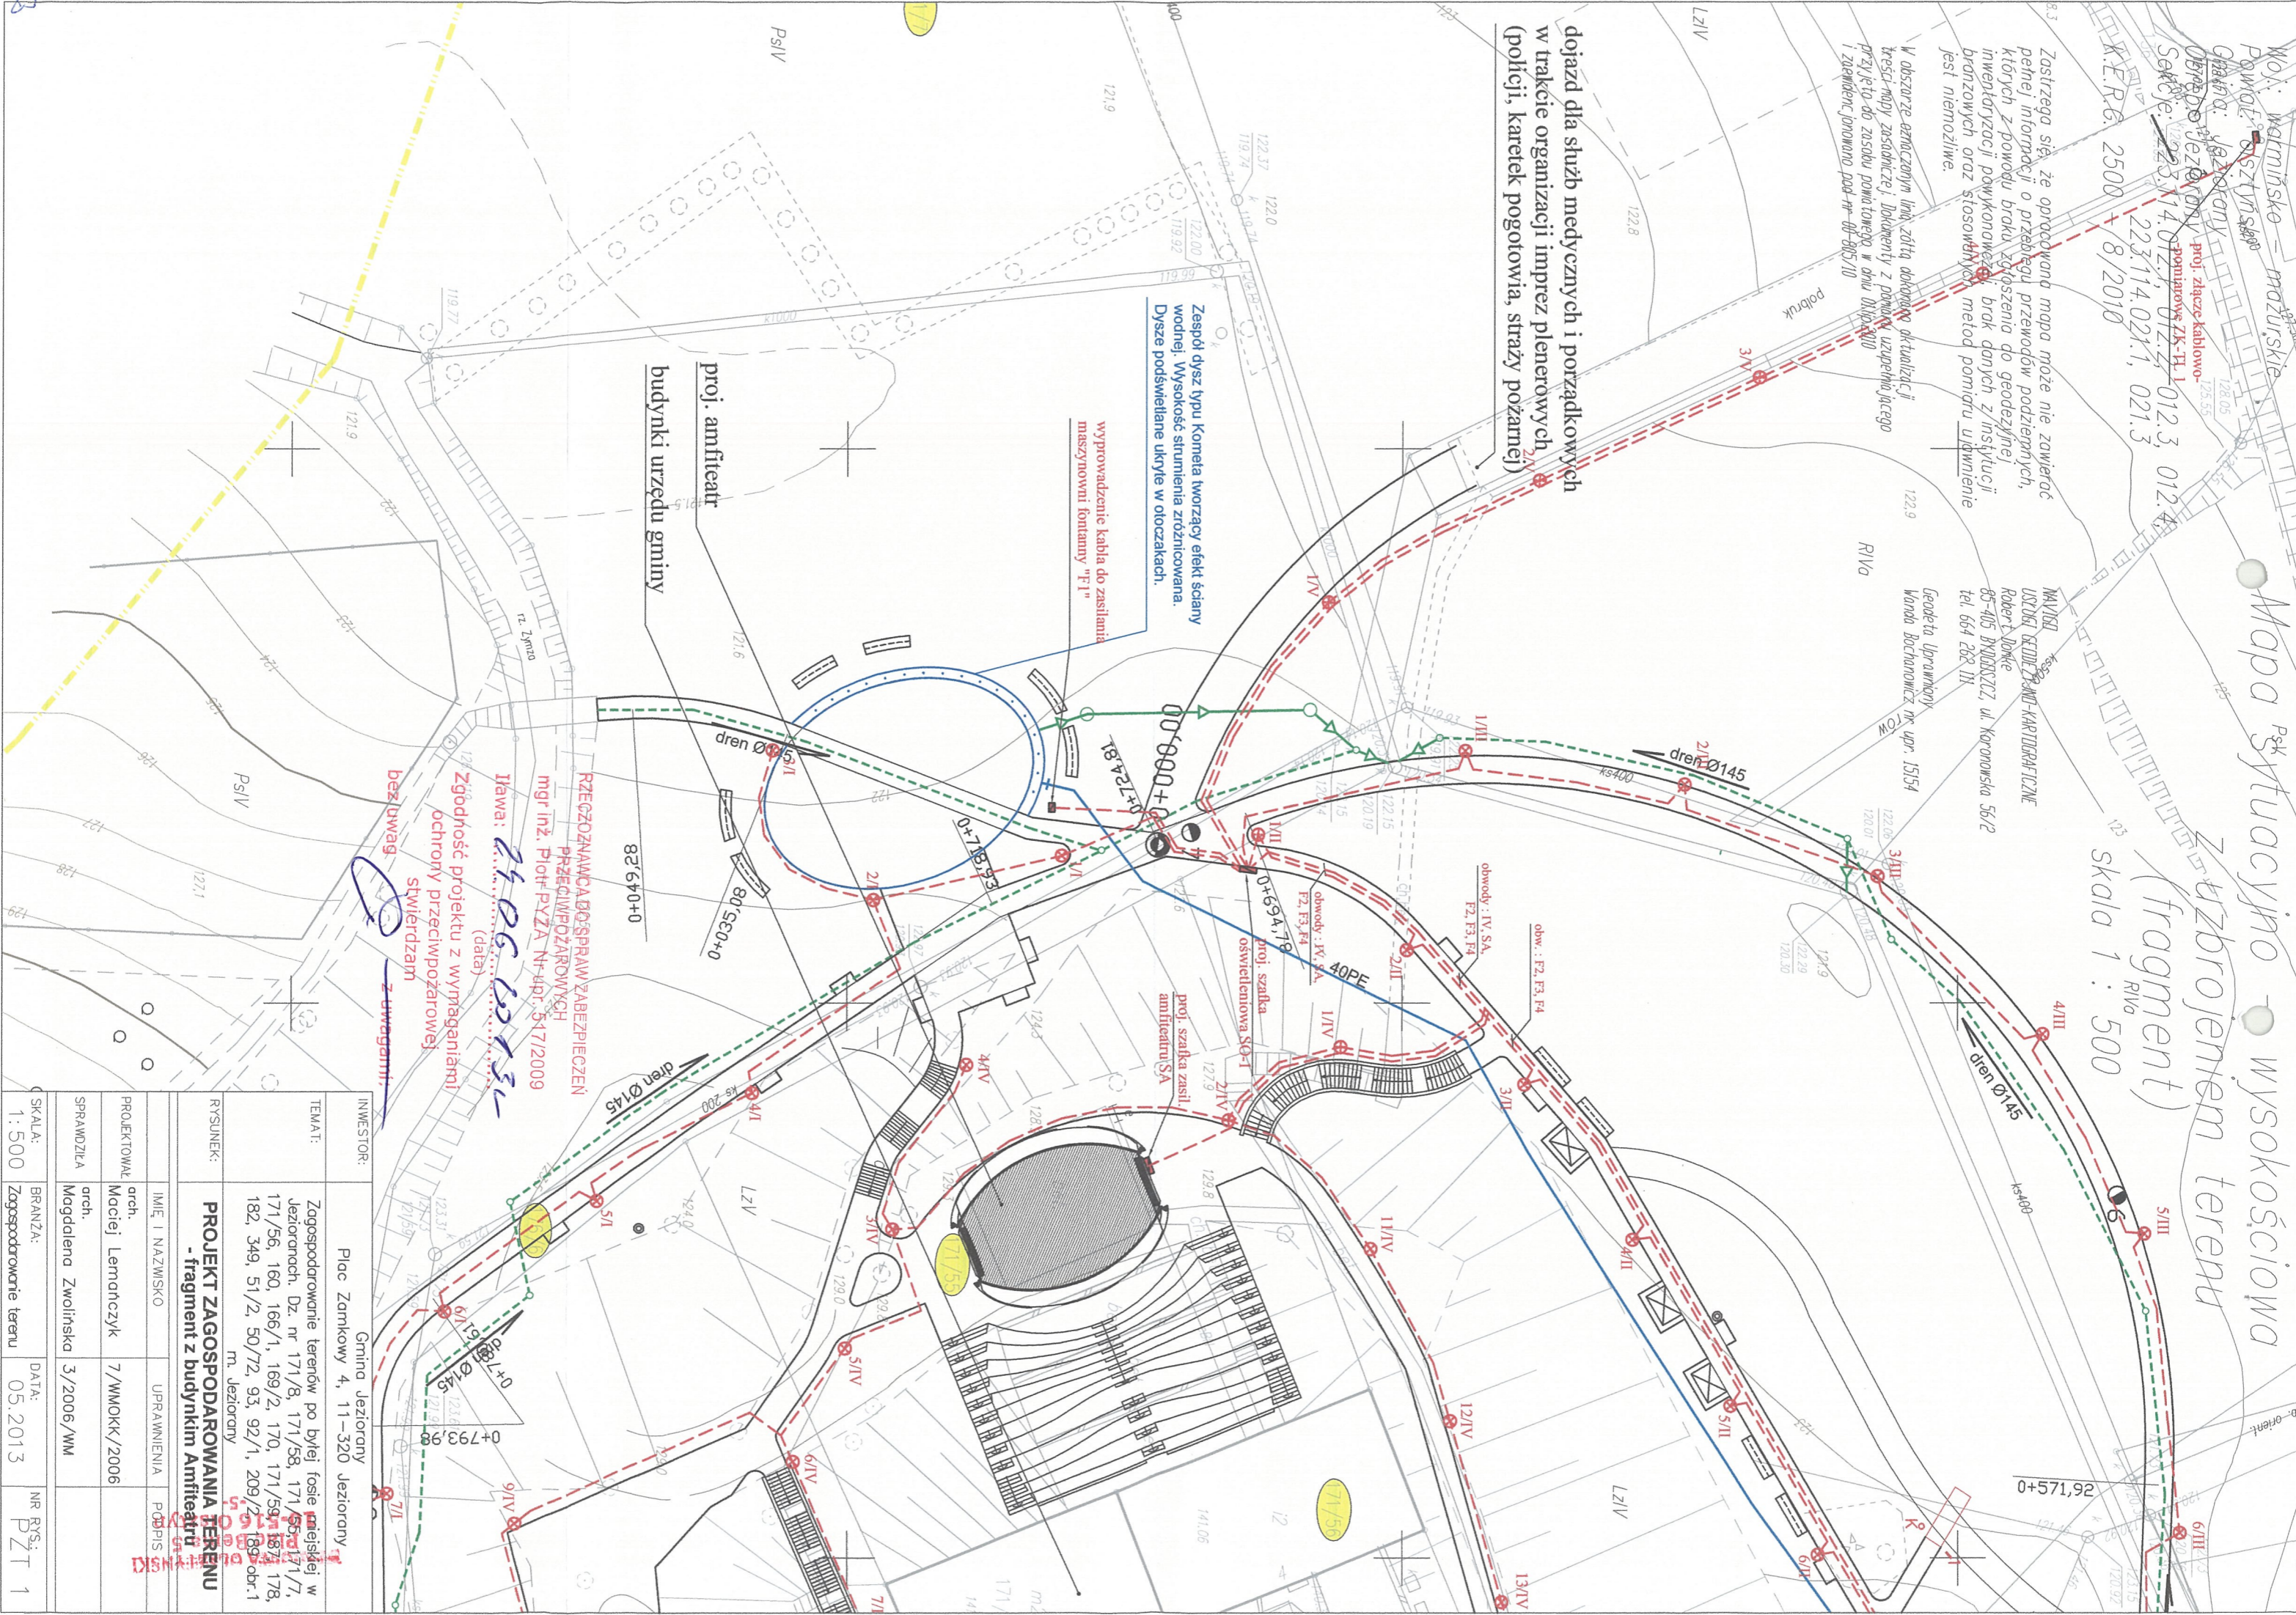

proj. amfiteatr
budynek urzędu gminy

RZEGOZNAWCA DOPRAW ZABEZPIECZEŃ PRZECIWPÓŻAROWYCH
mgr inż. Piotr PYZA Nr. dop. 51712/2009
Istawa: 21.05.2013r
Zgodność projektu z wymaganiami ochrony przeciwpożarowej stwierdzam
bez uwag
z uwagami!

INWESTOR:	Gmina Jeziorany Plac Zamkowy 4, 11-320 Jeziorany
TEMAT:	Zagospodarowanie terenów po byłej fosie miejskiej w jeziorach. Dz. nr 171/8, 171/58, 171/55, 171/7, 171/56, 160, 166/1, 169/2, 170, 171/59, 187, 178, 182, 349, 51/2, 50/72, 93, 92/1, 209/2, 189 obr. 1 m. Jeziorany
RYSUNEK:	PROJEKT ZAGOSPODAROWANIA TERENU - fragment z budynkiem Amfiteatru
PROJEKTOWAŁ:	arch. Maciej Lemanczyk
SPRAWDZIŁA:	arch. Magdalena Zwolińska
SKALA:	1:500
BRANŻA:	Zagospodarowanie terenu
DATA:	05.2013
NR RYS.:	PZT 1