

Mapa sytuacyjno - wysokościowa z uzbrojeniem terenu


skala 1 : 500

Woj.: warmińsko - mazurskie  
Powiat: olsztyński  
Gmina: Jeziorany  
Obszar: Jeziorany  
Sekcje: 223.114.012.1, 012.2, 012.3, 012.4  
K.E.R.G. 2500 - 8/2010

Zastrzeżenie: Mapa może nie zawierać danych o istnieniu w tym terenie obiektów i urządzeń, których nie ma w rzeczywistości. Wskazywanie na nich nie stanowi gwarancji ich istnienia. Wskazywanie na nich nie stanowi gwarancji ich istnienia. Wskazywanie na nich nie stanowi gwarancji ich istnienia.

Miasto Jeziorany  
ul. Kanarkowa 5/27  
08-64-002-02  
Główny Urzędnik  
Kłobucki Andrzej

W dokumencie zamieszczony jest zarys planu sytuacyjno-wysokościowego z uzbrojeniem terenu. Wskazywanie na niego nie stanowi gwarancji jego istnienia. Wskazywanie na niego nie stanowi gwarancji jego istnienia.

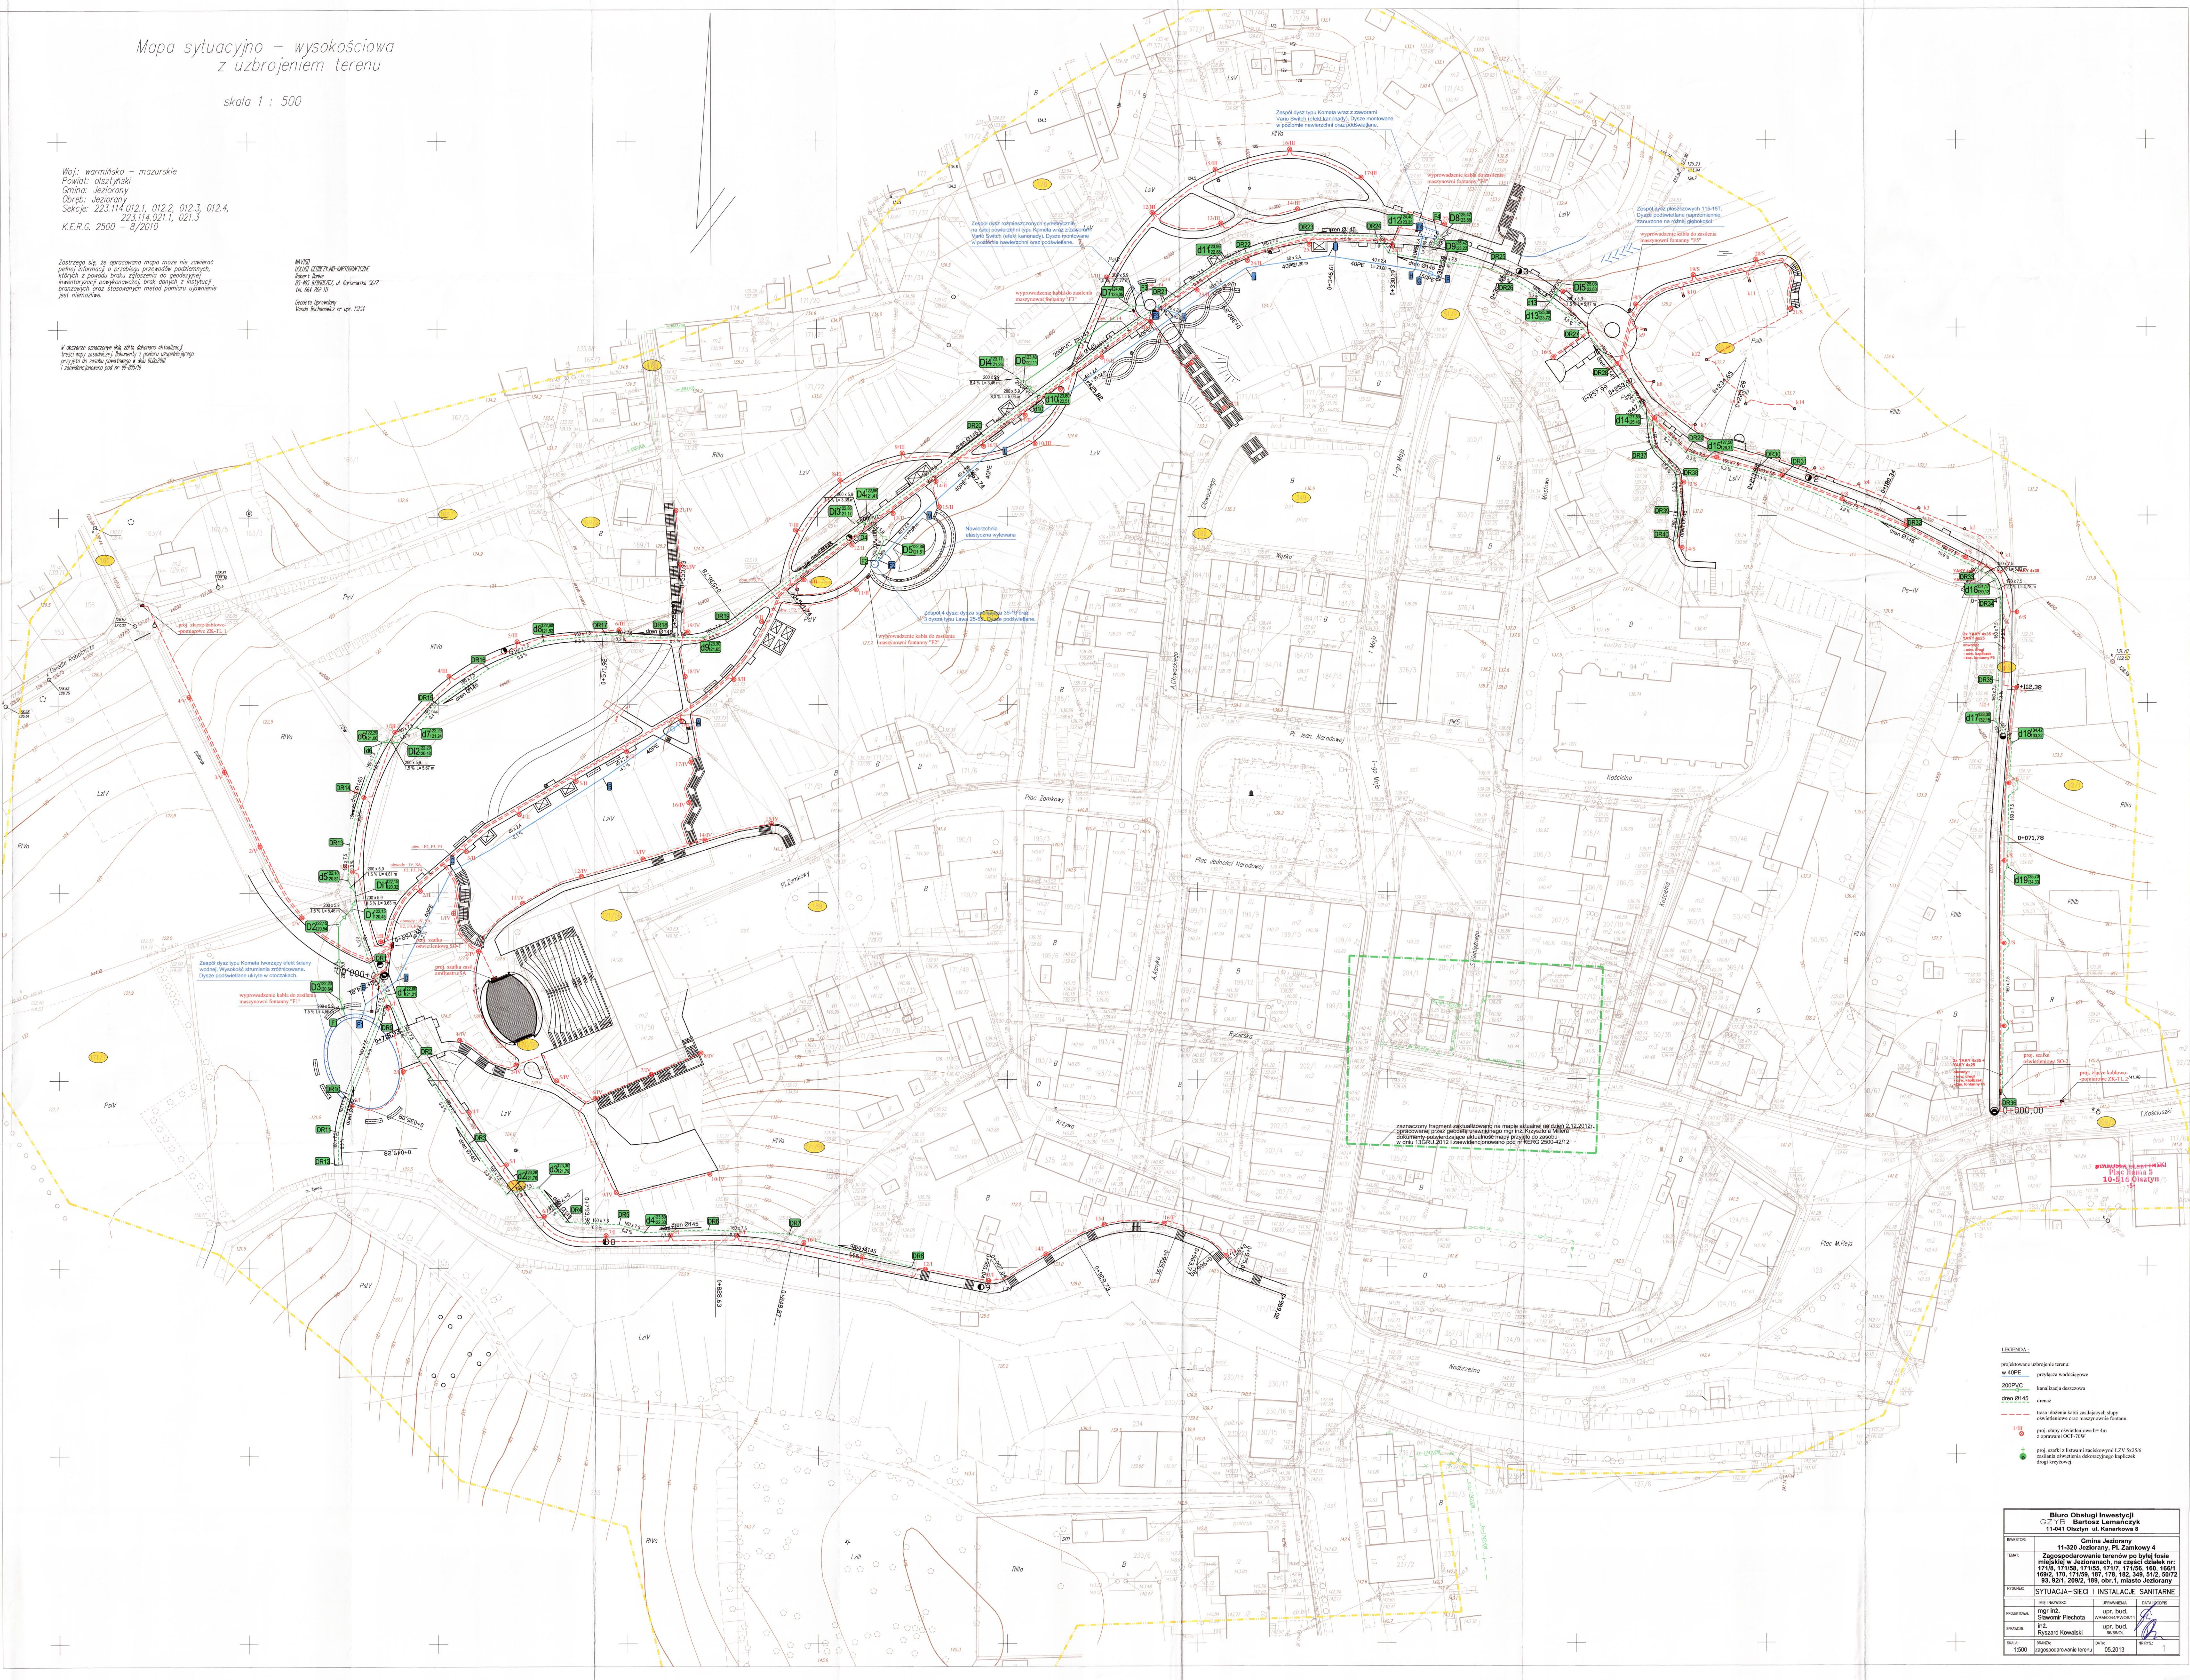

Zespół dymu typu Kometa wraz z zaworami Vario Switch (pakiet kanarkowy). Dymoszczelnność w pobliżu nowoczesnej oraz przelotowej.

Zespół dymu typu Kometa wraz z zaworami Vario Switch (pakiet kanarkowy). Dymoszczelnność w pobliżu nowoczesnej oraz przelotowej.

Zaproszenie na teren zabudowy nie może być przedmiotem niniejszego projektu. Dokumenty zabudowlane aktualne mogą być dostępne w Biurowym i w Urzędzie Gminy Jeziorany pod nr 223.114.012.1

- LEGENDA:
- linia przerywana - linia granicy terenu
  - linia ciągła - linia granicy zabudowy
  - 2000PVC - linia granicy zabudowy
  - Strop 0145 - strop
  - linia przerywana - linia granicy zabudowy
  - linia przerywana - linia granicy zabudowy
  - linia przerywana - linia granicy zabudowy
  - linia przerywana - linia granicy zabudowy

Biuro Usług Inwestycyjnych GZ YE3 Bartosz Lemańczyk 11-641 Olsztyn ul. Kanarkowa 8	
WZROST:	Gmina Jeziorany
MIKRO:	11-320 Jeziorany, Pl. Zamkowy 4
MIKRO:	Zagospodarowanie terenów po byłym folie miejskół w Jezioranach, na części działek nr: 1718, 1718B, 1718C, 1717, 1717B, 1717C, 1717D, 1718D, 1718E, 1718F, 1718G, 1718H, 1718I, 1718J, 1718K, 1718L, 1718M, 1718N, 1718O, 1718P, 1718Q, 1718R, 1718S, 1718T, 1718U, 1718V, 1718W, 1718X, 1718Y, 1718Z, 1719, 1719A, 1719B, 1719C, 1719D, 1719E, 1719F, 1719G, 1719H, 1719I, 1719J, 1719K, 1719L, 1719M, 1719N, 1719O, 1719P, 1719Q, 1719R, 1719S, 1719T, 1719U, 1719V, 1719W, 1719X, 1719Y, 1719Z, 1720, 1720A, 1720B, 1720C, 1720D, 1720E, 1720F, 1720G, 1720H, 1720I, 1720J, 1720K, 1720L, 1720M, 1720N, 1720O, 1720P, 1720Q, 1720R, 1720S, 1720T, 1720U, 1720V, 1720W, 1720X, 1720Y, 1720Z,
PROJEKT:	Sytuacja - Secc II Instalacje Sanitarne
PROJEKTANT:	mgr inż. Stanisław Plechoda
PROJEKTANT:	mgr inż. Ryszard Kozłowski
SKALA:	1:500
DATA:	05.2013